


Y 2603642.238
X 5720263.225

Y 2604059.678
X 5720518.870

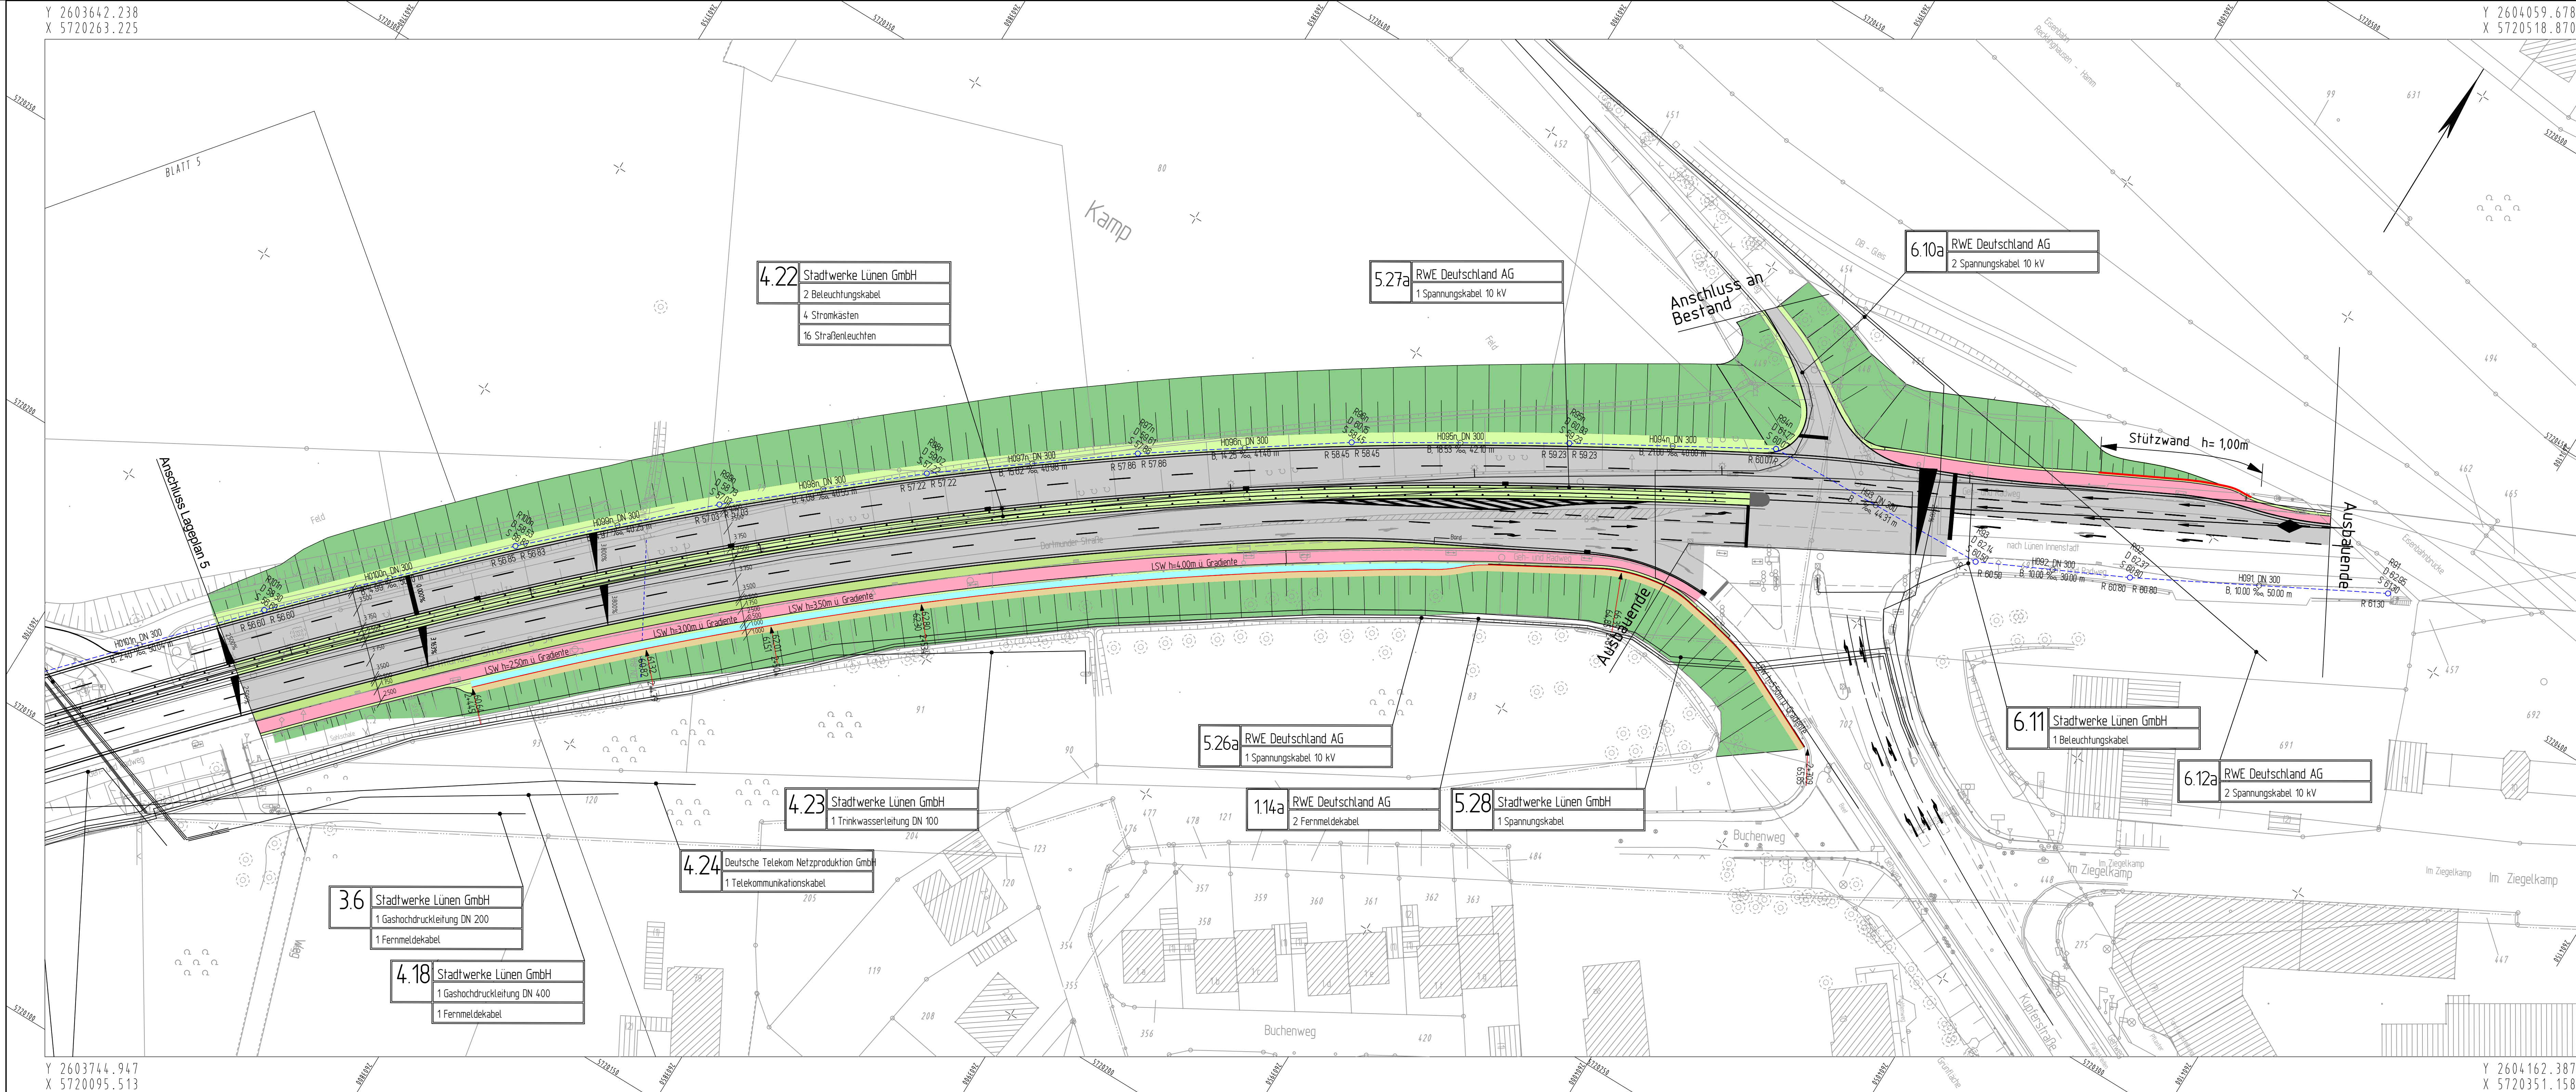

Y 2603744.947
X 5720095.513


Y 2604162.387
X 5720351.158

Legende

	Einschnittsböschung		Neigungsbrechpunkt
	Entwässerungsrinne		Gradientenhochpunkt
	Bankett		Gradiententiefpunkt
	Fahrbahn		best. Kanal
	Mittestreifen		gepl. Kanal
	Fahrbahn		gepl. Straßeneinlauf
	komb. Rad-/Gehweg		vord. Straßeneinlauf
	Bankett		vord. Versorgungsleitung
	Lärmschutzwand		gepl. Versorgungsleitung
	Dämmböschung		

Inhalte des Bauwerksverzeichnisses

①	Lfd. Nr. im Bauwerksverzeichnis
115	Lfd. Nr. im Bauwerksverzeichnis für Versorgungsleitungen

 

Regionalniederlassung Ruhr
Haus Bochum
 Harpener Heilweg 1, 44791 Bochum

Straßen.nrw
 Landesbetrieb Straßenbau Nordrhein-Westfalen
 Projekt-Nr. 05-0708

Nr.	Art der Änderung	Datum	Zeichen

AUSFÜHRUNGSENTWURF

Landesbetrieb Straßenbau Nordrhein-Westfalen
 Unterlage / Blatt-Nr.: 5 / 6
 Lageplan

Straße: B 54 Station: 31.940-29.210
 PROJIS-Nr.:
 Maßstab: 1 : 500

B 54 Lünen (B236 bis DB-Strecke)
 Vierstreifiger Ausbau
 Bau-km 0+080,000 - 2+809,829

Alle Maße und Höhenangaben sind vom Auftragnehmer verantwortlich zu prüfen!

Für die Bauausführung freigegeben

Datum:
 Der Leiter der Regionalniederlassung
 XY
 i.A.

4.22 Stadtwerke Lünen GmbH
 2 Beleuchtungskabel
 4 Stromkästen
 16 Straßenteuchten

5.27a RWE Deutschland AG
 1 Spannungskabel 10 kV

6.10a RWE Deutschland AG
 2 Spannungskabel 10 kV

5.26a RWE Deutschland AG
 1 Spannungskabel 10 kV

114a RWE Deutschland AG
 2 Fernmeldekabel

5.28 Stadtwerke Lünen GmbH
 1 Spannungskabel

6.11 Stadtwerke Lünen GmbH
 1 Beleuchtungskabel

6.12a RWE Deutschland AG
 2 Spannungskabel 10 kV

4.23 Stadtwerke Lünen GmbH
 1 Trinkwasserleitung DN 100

4.24 Deutsche Telekom Netzproduktion GmbH
 1 Telekommunikationskabel

3.6 Stadtwerke Lünen GmbH
 1 Gashochdruckleitung DN 200
 1 Fernmeldekabel

4.18 Stadtwerke Lünen GmbH
 1 Gashochdruckleitung DN 400
 1 Fernmeldekabel